


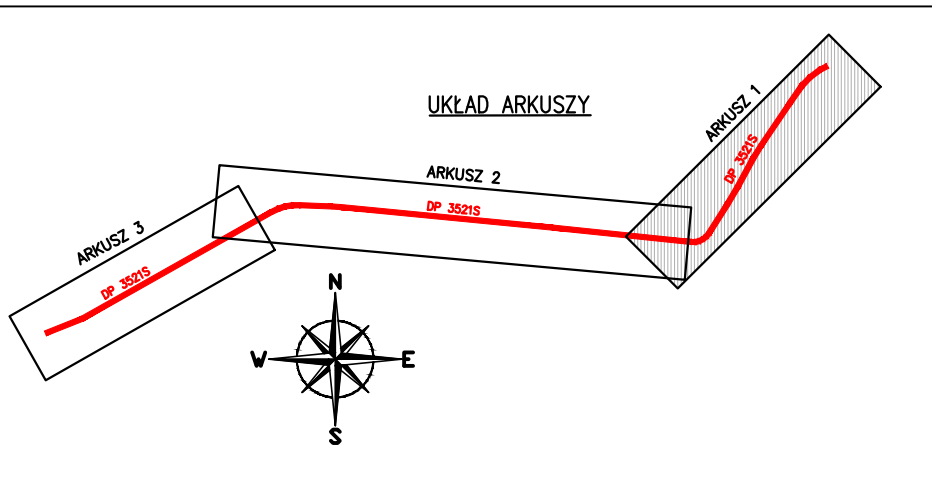

LEGENDA:

Proj. elementy układu drogowego:

- proj. jezdnia – nawierzchnia asfaltowa
- proj. chodnik – kostka betonowa szara
- proj. zjazdy – kostka betonowa czerwona
- proj. remont warstwy ścieralnej
- proj. pełna konstrukcja jezdni
- proj. utwardzenie zjazdów z destruktu bitumicznego
- kostka betonowa gr 8cm
istn. parking przeznaczony do remontu
- kostka betonowa gr 8cm
grafiowa bezfazowa na ścieżce rowerowej
- proj. krawężnik betonowy 15x30cm
- proj. krawężnik betonowy obniżony 15x22cm
- proj. krawężnik betonowy 20x30cm(włot DK45)
- proj. krawężnik betonowy obniżony 20x25cm (włot DK45)
- proj. obrzeże betonowe
- proj. ściek przykrawężnikowy
- proj. krawędź jezdni
- granicze działek
- numery działek inwestycyjnych
- 0+200
kilometraż projektowany
- remontowany przepust, Ø400mm
- proj. bariera ochronna
- proj. konstrukcja oporowa – prefabrykaty L
- Istn. drzewa do wycięcia
- istniejące ogrodzenia do likwidacji
- ogrodzenie przestawione
- projektowana skarpa

Proj. sieci w zakresie opracowania:

- proj. wpust uliczny z przykanalikiem
- proj. kanalizacja deszczowa
- proj. przebudowa linii napowietrznej elektrycznej
- proj. przebudowa linii napowietrznej teletechnicznej

WYKONAWCA: Biuro Projektów Drogowych Marcin Krzyżowski 43-430 Kowale, ul. Kowali 67		
NAZWA OPRACOWANIA: „Rozbudowa drogi powiatowej nr 3521S Szonowice - Modzurów”		
INWESTOR: Powiat Raciborski	RYS. NR 2.1	
ADRES: Plac Okrzei 4, 47-400 Racibórz	SKALA 1:500	
TYTUŁ RYSUNKU: Plan zagospodarowania 1	DATA: VII 2015 r.	
branża drogowa		
PROJEKTOWAŁ: mgr inż. Marcin Krzyżowski SLK/4949/POOD/13		
SPRAWDZIŁ: mgr inż. Łukasz Wandzel, upr. SLK/3468/POOD/10		
branża instalacyjna		
PROJEKTOWAŁ: inż. Janusz Janowski - 456/79		
SPRAWDZIŁ: inż. Mirosław Marciniak, upr. nr: MAP/0457/PWOS/11		
branża teletechniczna		
PROJEKTOWAŁ: mgr inż. Zbigniew Zawadzki upr. MAP/0134/PWOT/08		
SPRAWDZIŁ: mgr inż. Ryszard Szpitalniak upr. DT-WBT/02428/03		
branża elektryczna		
PROJEKTOWAŁ: mgr inż. Grzegorz Stachowski SLK/2930/PWOE/09		
SPRAWDZIŁ: inż. Stanisław Chmielewski SLK/2971/PWOE/10		



Oznakowanie słupa teletechnicznego
Znakami U-9a i U-9b

Przestawienie słupa teletechnicznego nr 1

Palisada betonowa

Wydłużenie rur ochronnych

Y=555581000.00
X=555581000.00